

Modificaciones	Fecha
	dd-mm-aa

Equipo de trabajo

DISEÑO ARQUITECTÓNICO
Arq. XXXXXXXXXXXXXXXX

DISEÑO ESTRUCTURAL
Ing. César Villegas López

DISEÑO HIDROSANITARIO
Ing. XXXXXXXXXXXXXXXX

DISEÑO ELÉCTRICO
Ing. XXXXXXXXXXXXXXXX

RED CONTRAINCENDIOS
Ing. XXXXXXXXXXXXXXXX

OTROS SISTEMAS
Ing. xxxxxxxxxxxxxxxx

Verifica
Ing. XXXXXXXXXXXXXXXX
líder del proyecto

Valida
XXXXXXXXXXXXXXXXXX
Jefe Distribución eléctrica norte
XXXXXXXXXXXXXXXXXX
Jefe departamento almacenes

Contiene
Planta Cubierta Caseta Potabilizadora, Detalles Estructurales, Despiece de Vigas y Columna.


Escala
Indicadas

Fecha
dd/mm/aaaa


Planos de referencia
1. Plano n°
2. Plano n°
3. Plano n°
4. Plano n°

Archivo
EPM-CO-178-00-007-ES-P.DWG


Dibujo
Verónica Arbeláez Duque

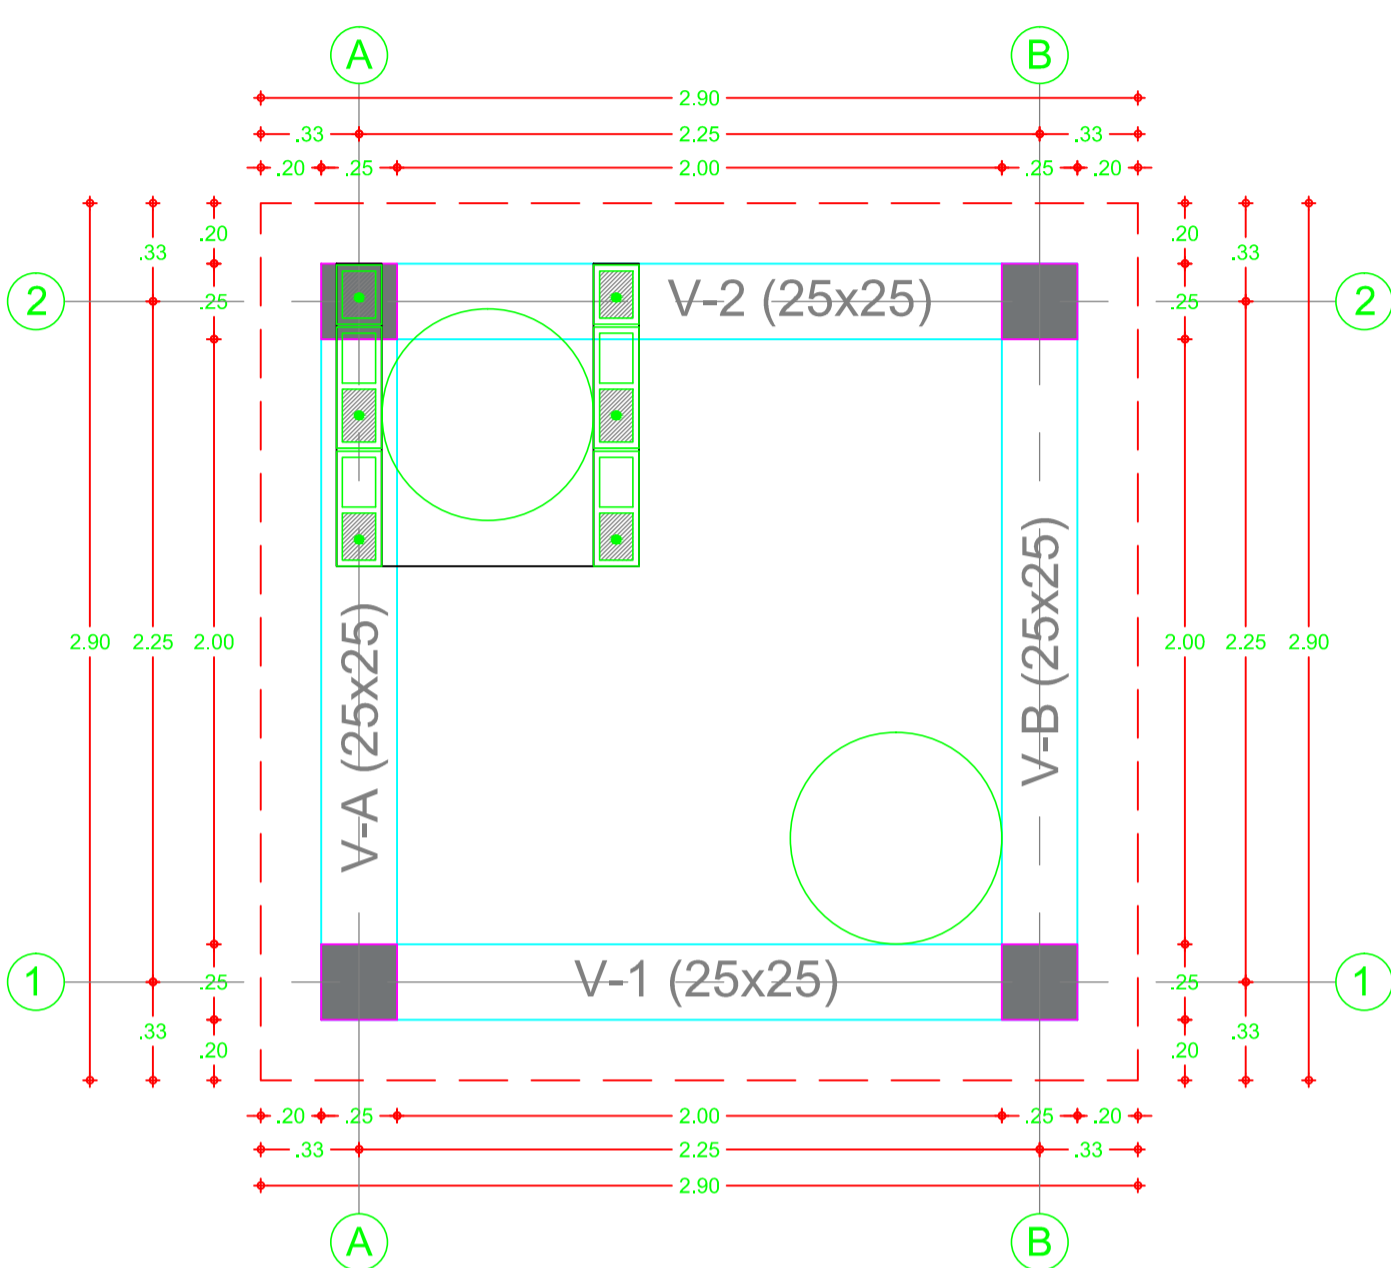


PLANTA DE CUBIERTA CASETA RURAL PARA SANEAMIENTO BÁSICO
Escala 1:25

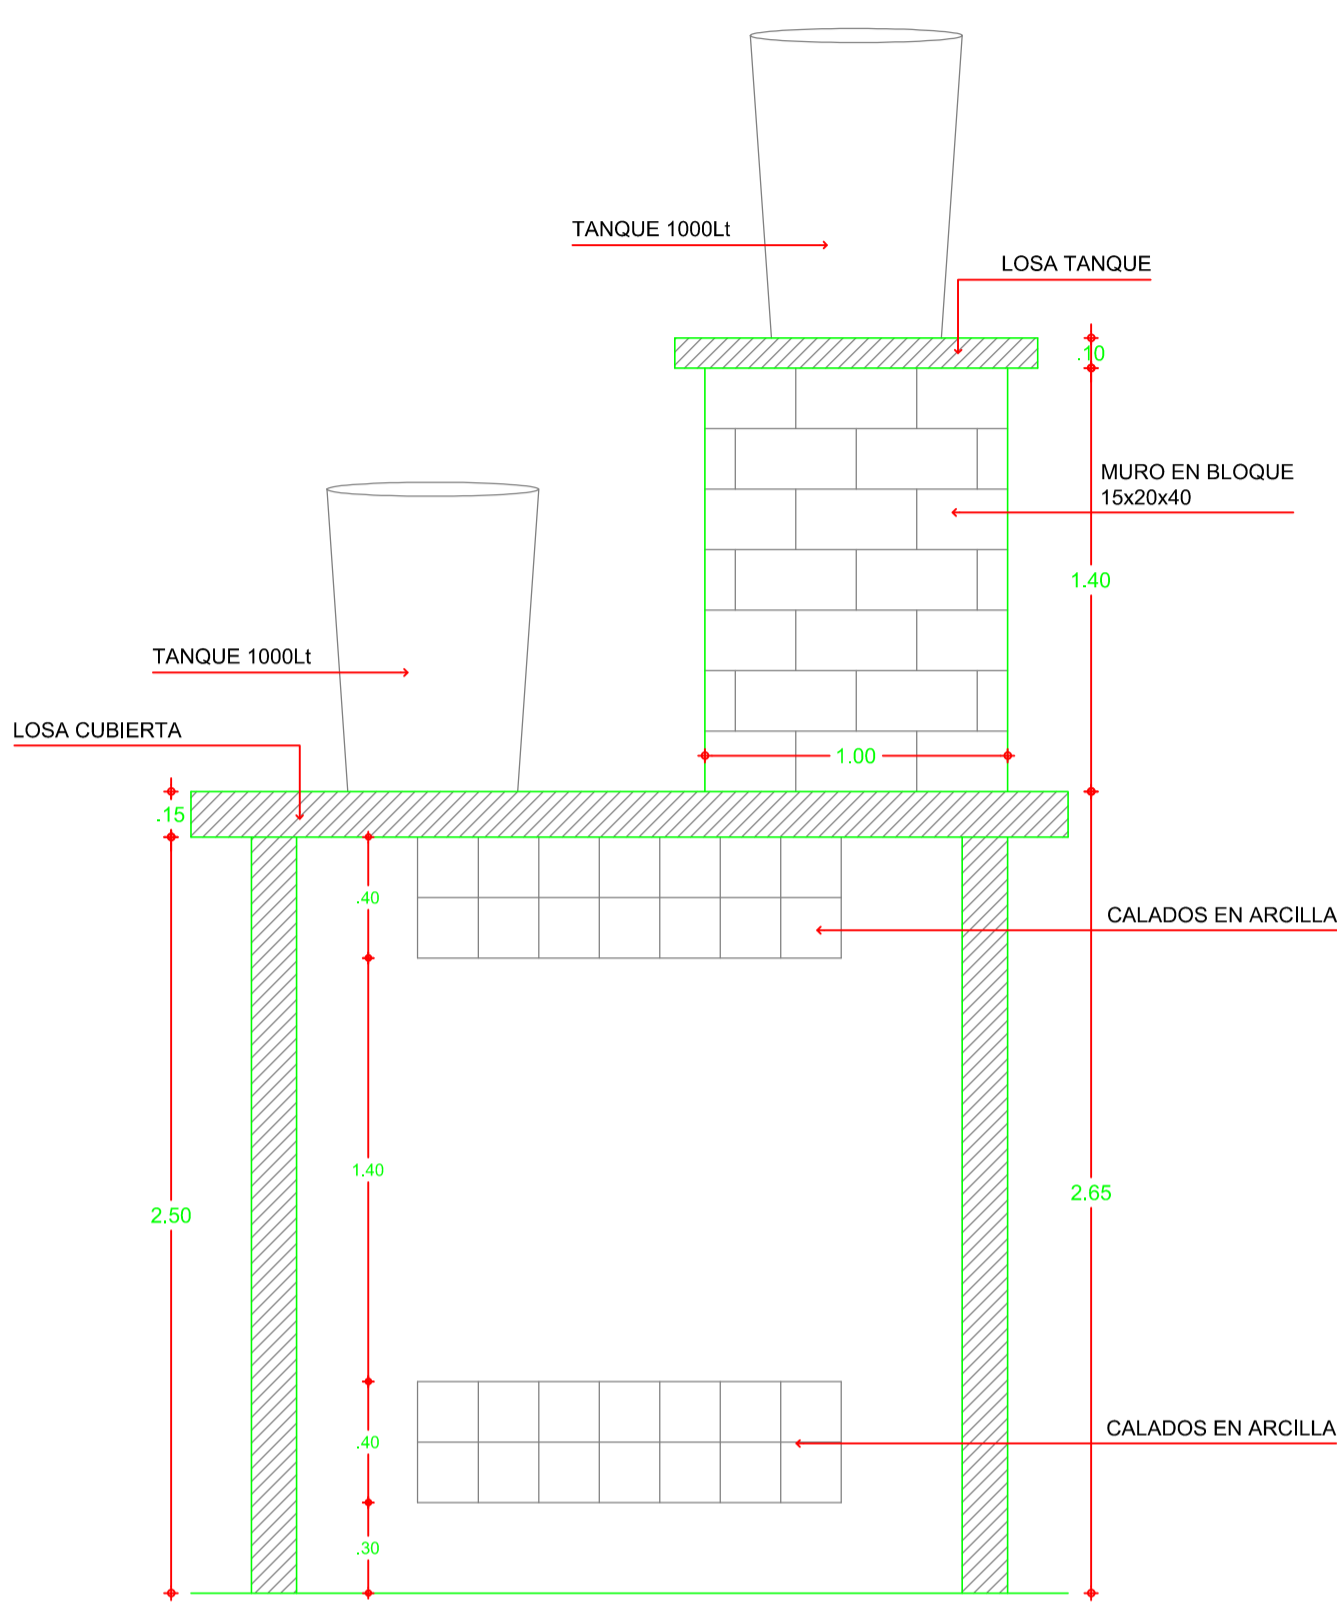


SECCION CASETA
Escala 1:25

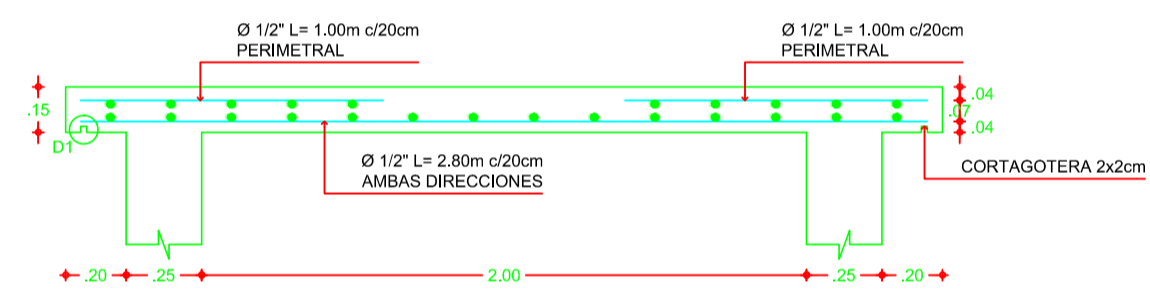

DETALLE LOSA NIVEL 2.65M
Escala 1:20


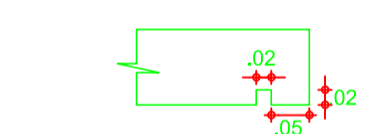


D1. CORTAGOTERA 2x2cm
Escala 1:10

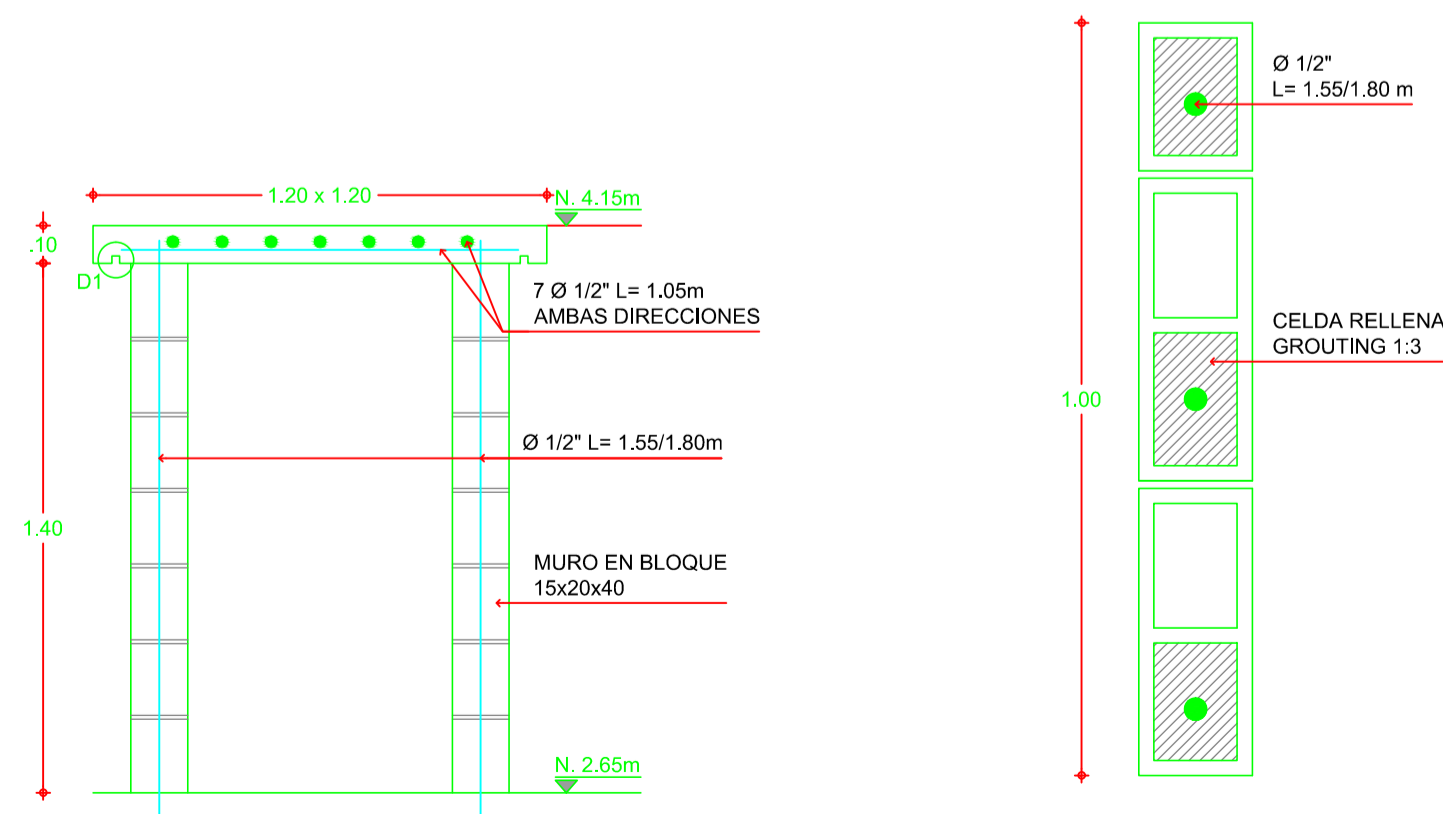

REFUERZO MURO EN BLOQUE 15x20x40
Escala 1:10

DETALLE LOSA NIVEL 4.15
Escala 1:20

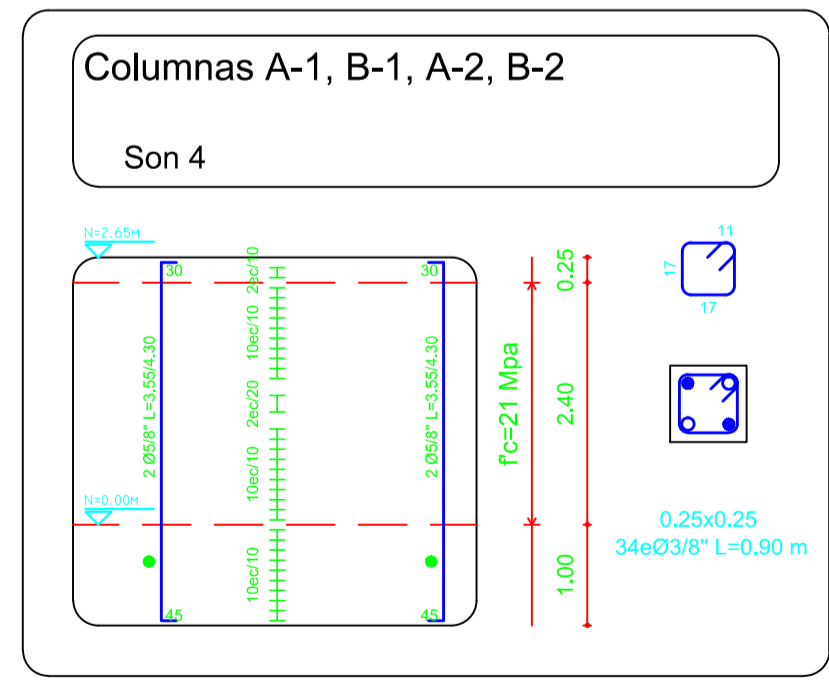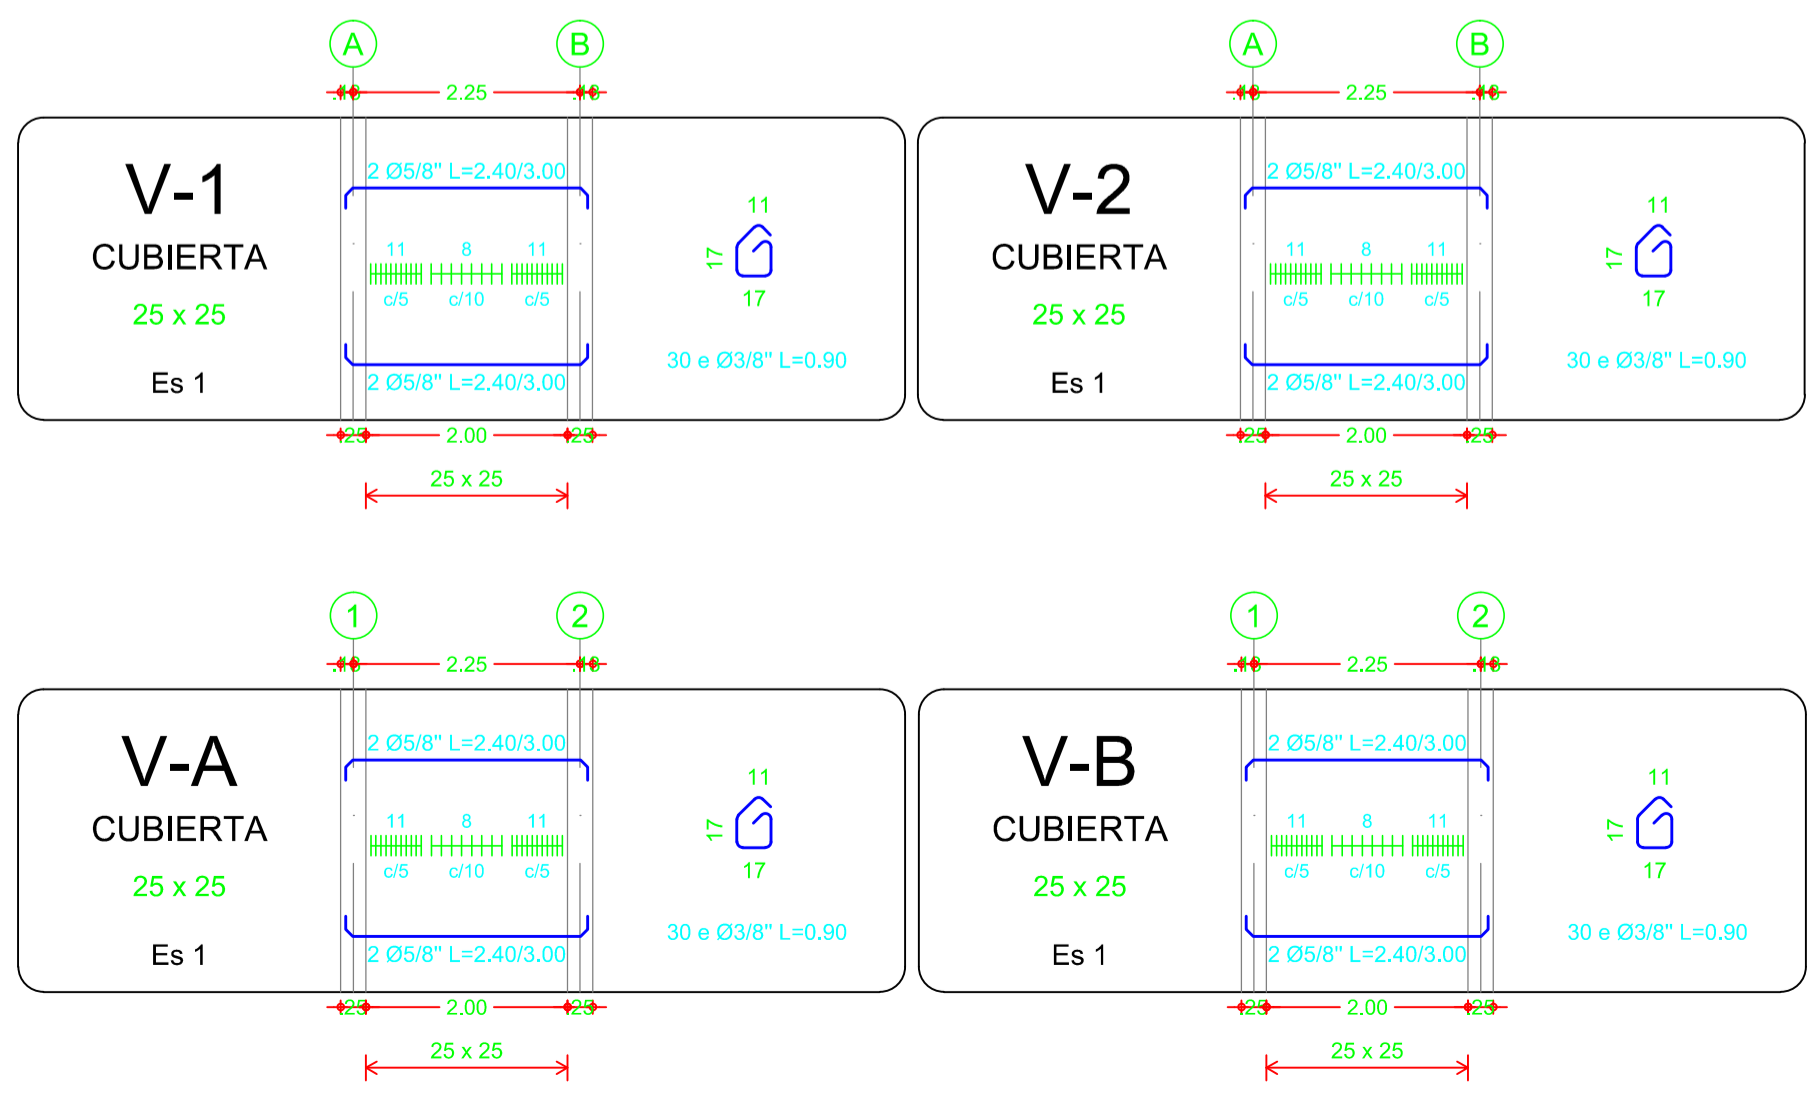

César Villegas López
Ing. César Villegas López
Mat. 05202 - 26325