

Modificaciones	Fecha dd-mm-aa

Equipo de trabajo

DISEÑO ARQUITECTÓNICO	Arq. XXXXXXXXXXXXXXXXXX
DISEÑO ESTRUCTURAL	Ing. César Villegas López
DISEÑO HIDROSANITARIO	Ing. XXXXXXXXXXXXXXXXXX
DISEÑO ELÉCTRICO	Ing. XXXXXXXXXXXXXXXXXX
RED CONTRAINCENDIOS	Ing. XXXXXXXXXXXXXXXXXX
OTROS SISTEMAS	Ing. xxxxxxxxxxxxxxxxxx

Verifica
Ing. XXXXXXXXXXXXXXXXXX
líder del proyecto

Valida
XXXXXXXXXXXXXXXXXXXX
Jefe Distribución eléctrica norte

XXXXXXXXXXXXXXXXXXXX
Jefe departamento almacenes

Contiene
Planta Cubierta Caseta Potabilizadora, Detalles Estructurales, Despiece de Vigas y Columna.


Escala
Indicadas

Fecha
dd/mm/aaaa


Planos de referencia
1. Plano n°
2. Plano n°
3. Plano n°
4. Plano n°

Archivo
EPM-CO-178-00-007-ES-P.DWG


Dibujo
Verónica Arbeláez Duque

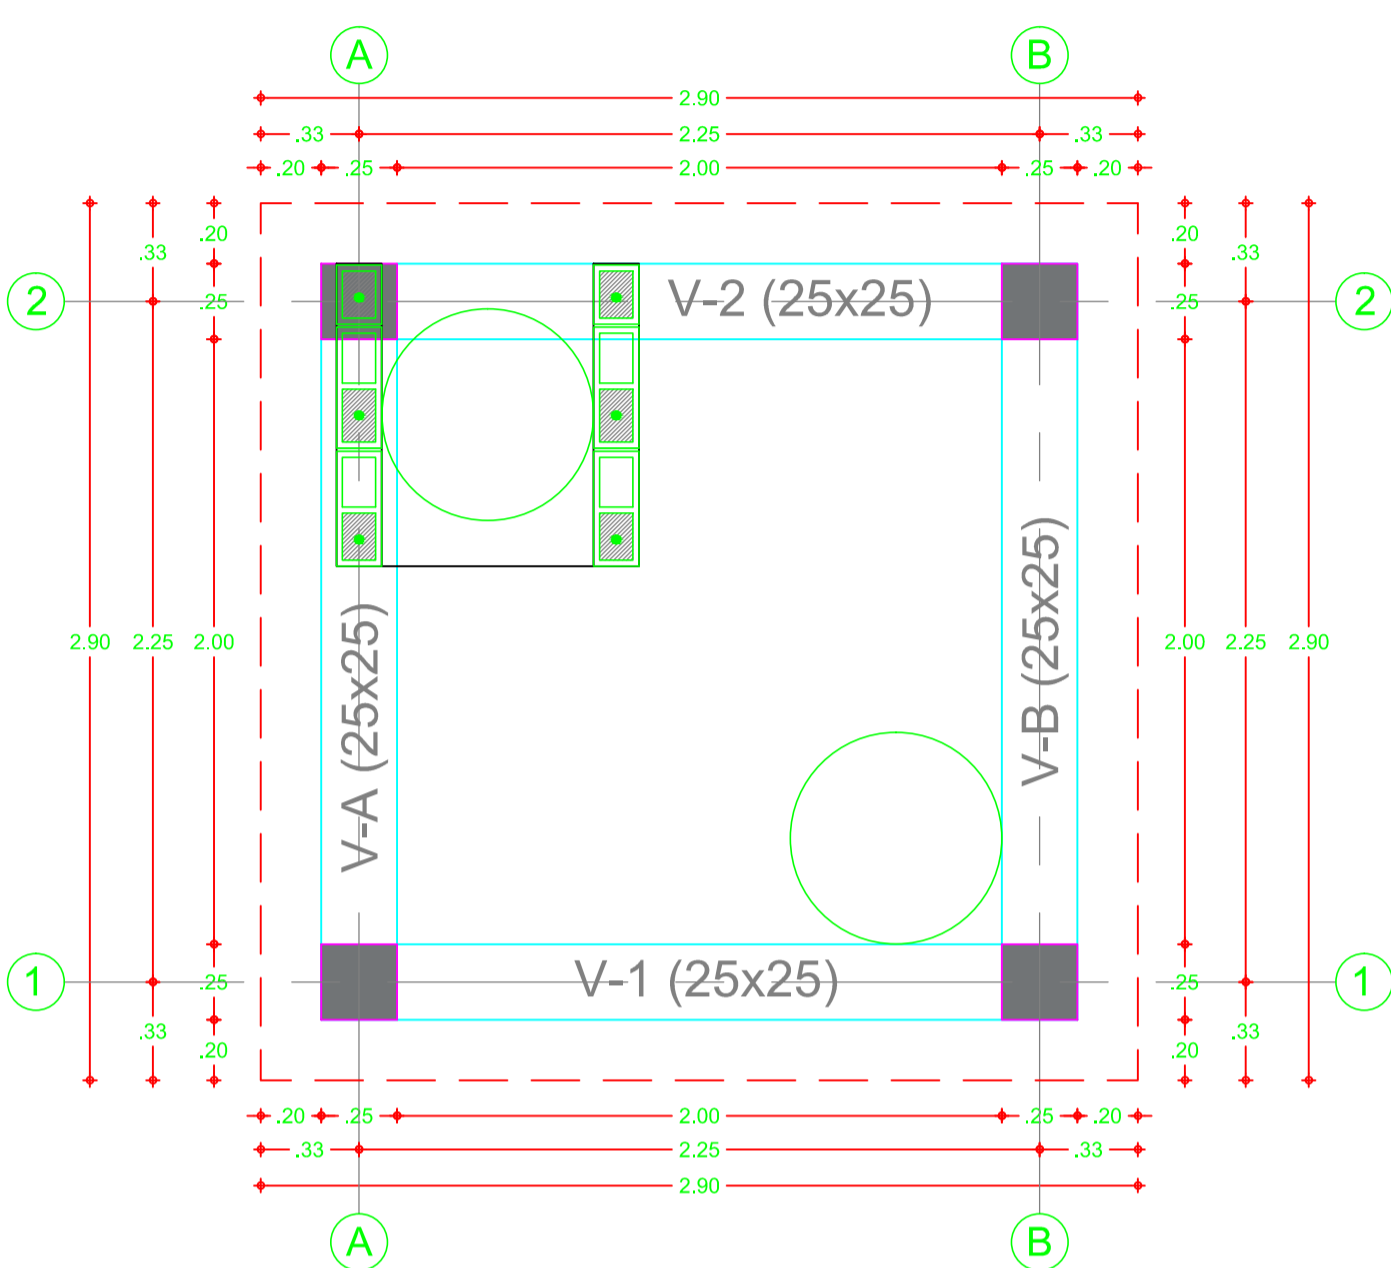


PLANTA DE CUBIERTA CASETA RURAL PARA SANEAMIENTO BÁSICO
Escala 1:25

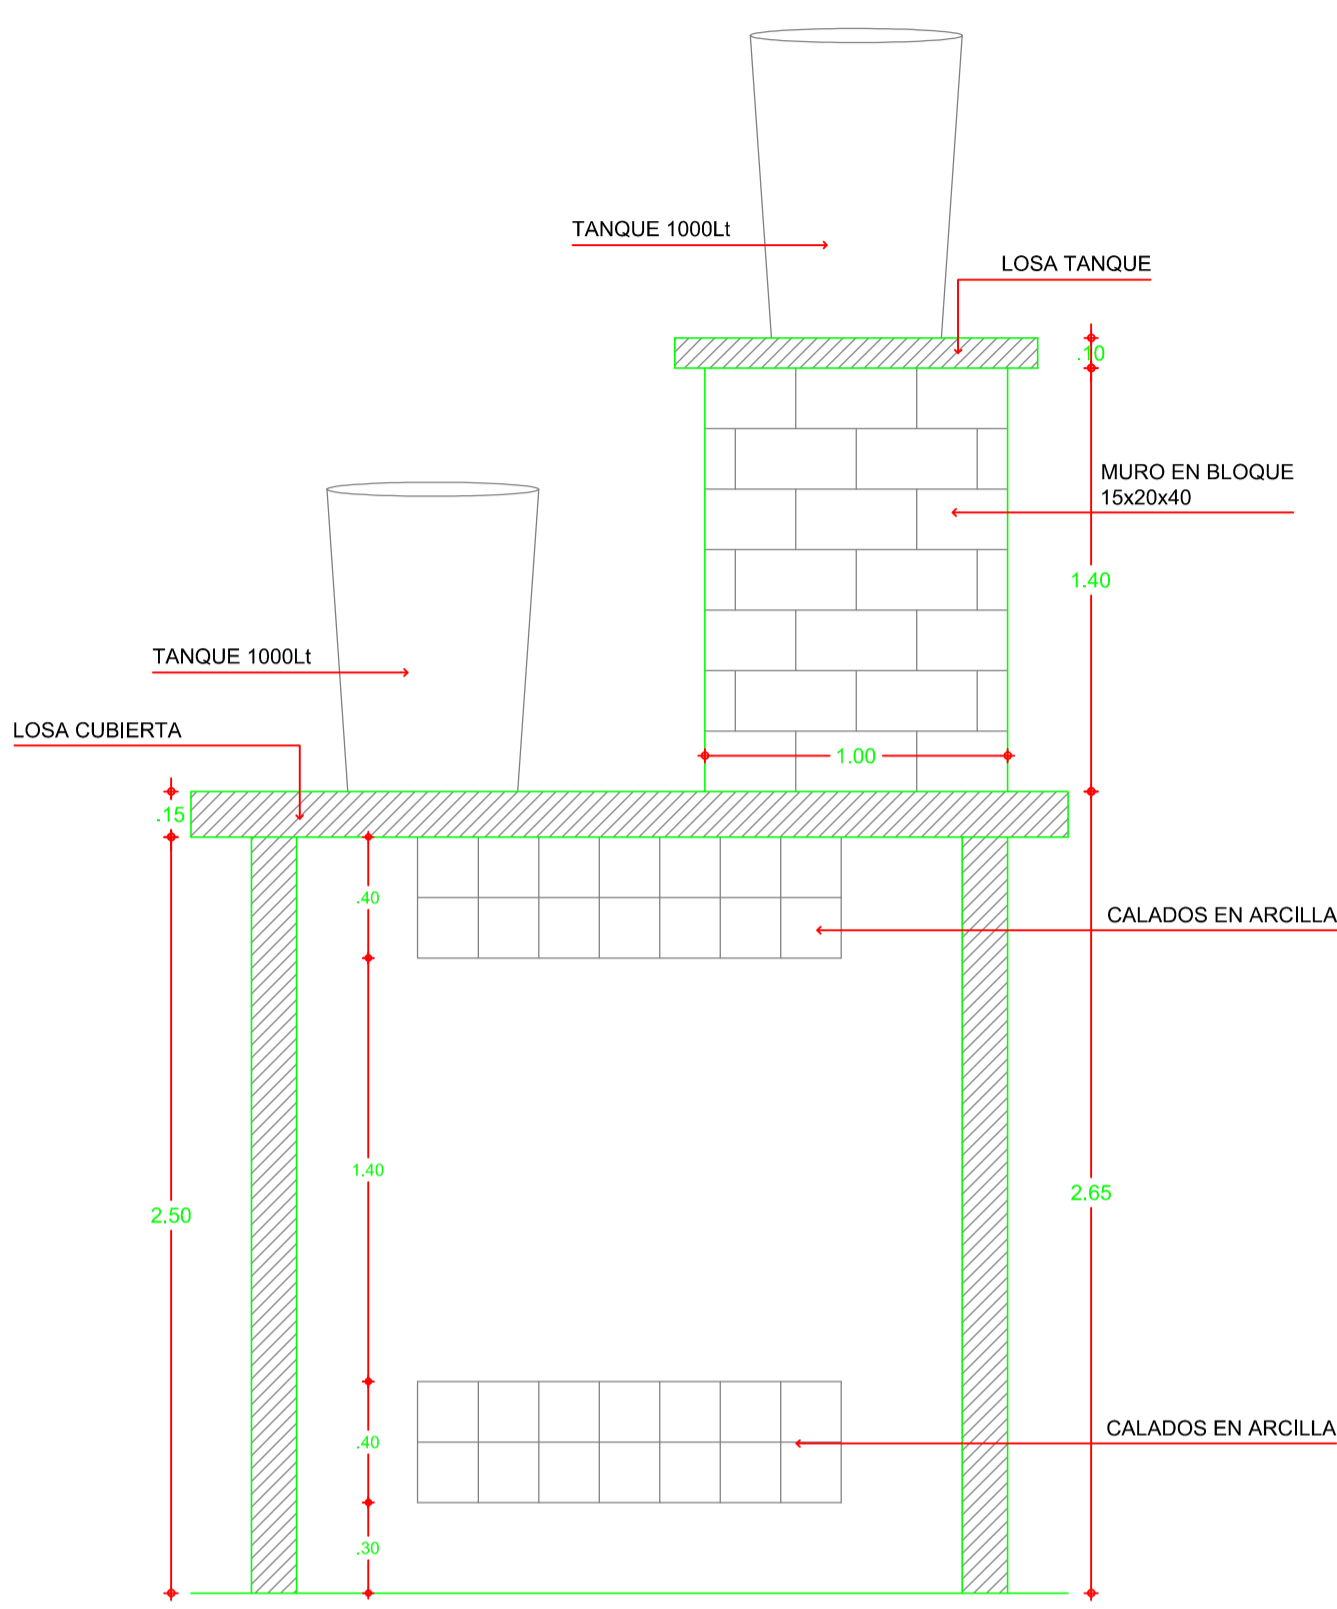


SECCION CASETA
Escala 1:25

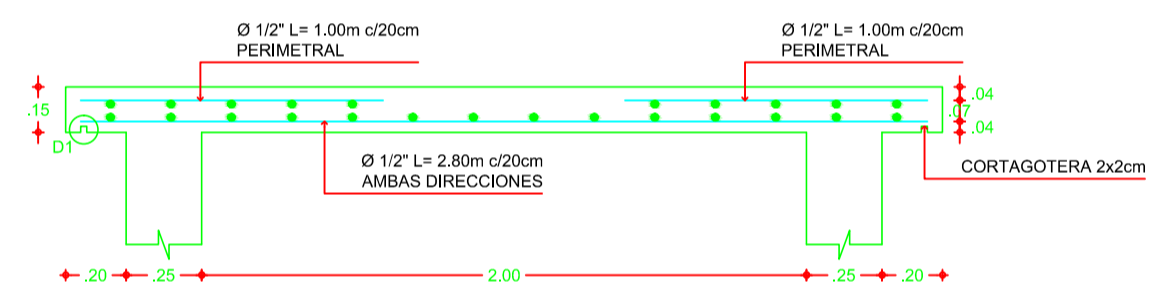


DETALLE LOSA NIVEL 2.65M
Escala 1:20

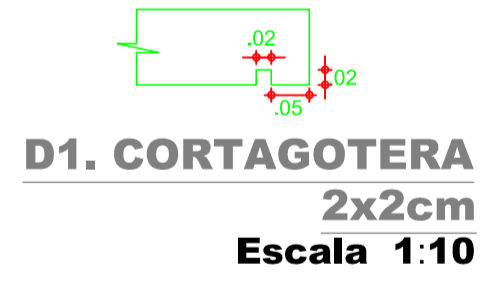



D1. CORTAGOTERA 2x2cm
Escala 1:10

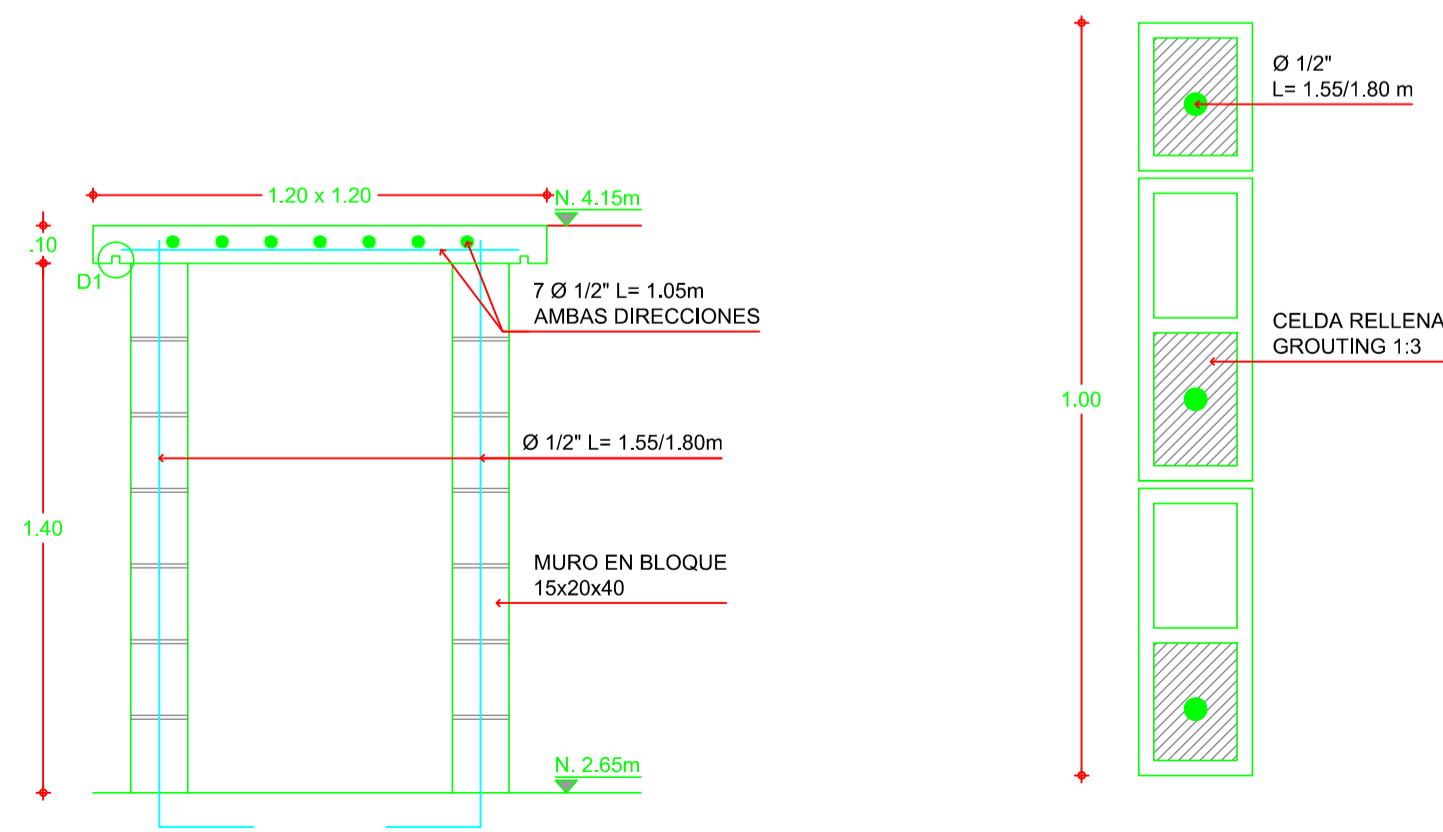

REFUERZO MURO EN BLOQUE 15x20x40
Escala 1:10

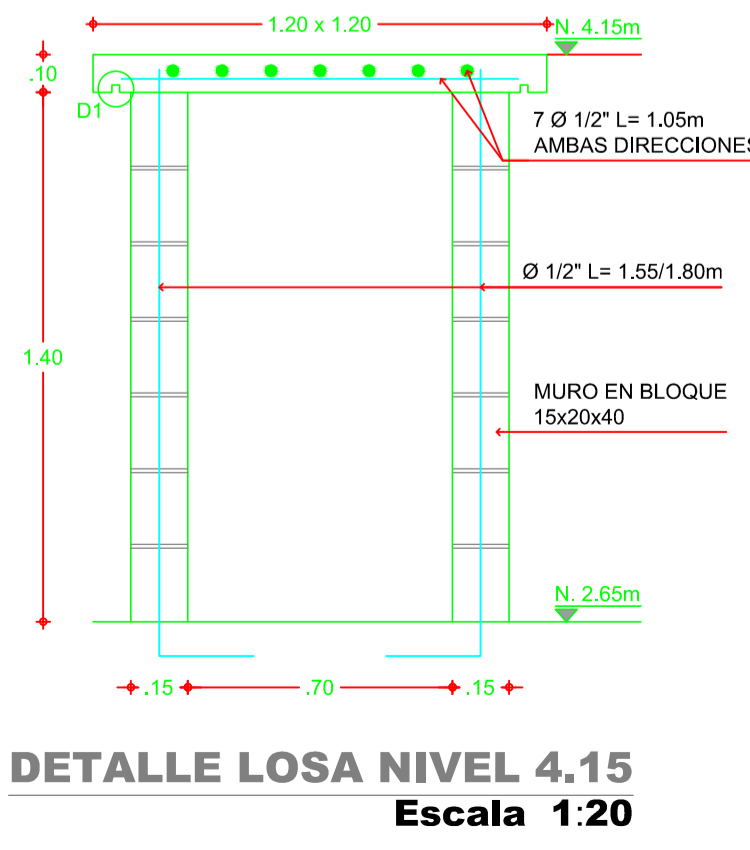

DETALLE LOSA NIVEL 4.15
Escala 1:20

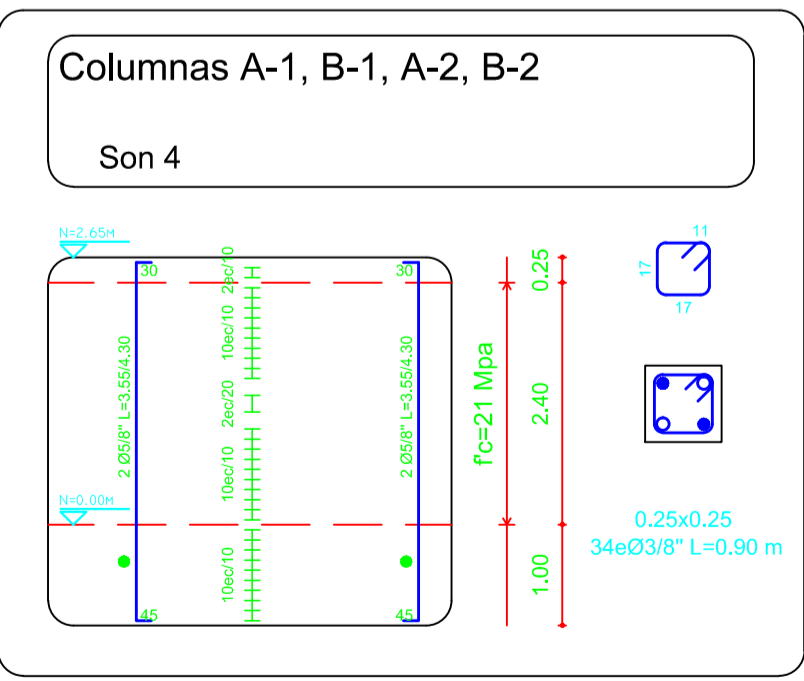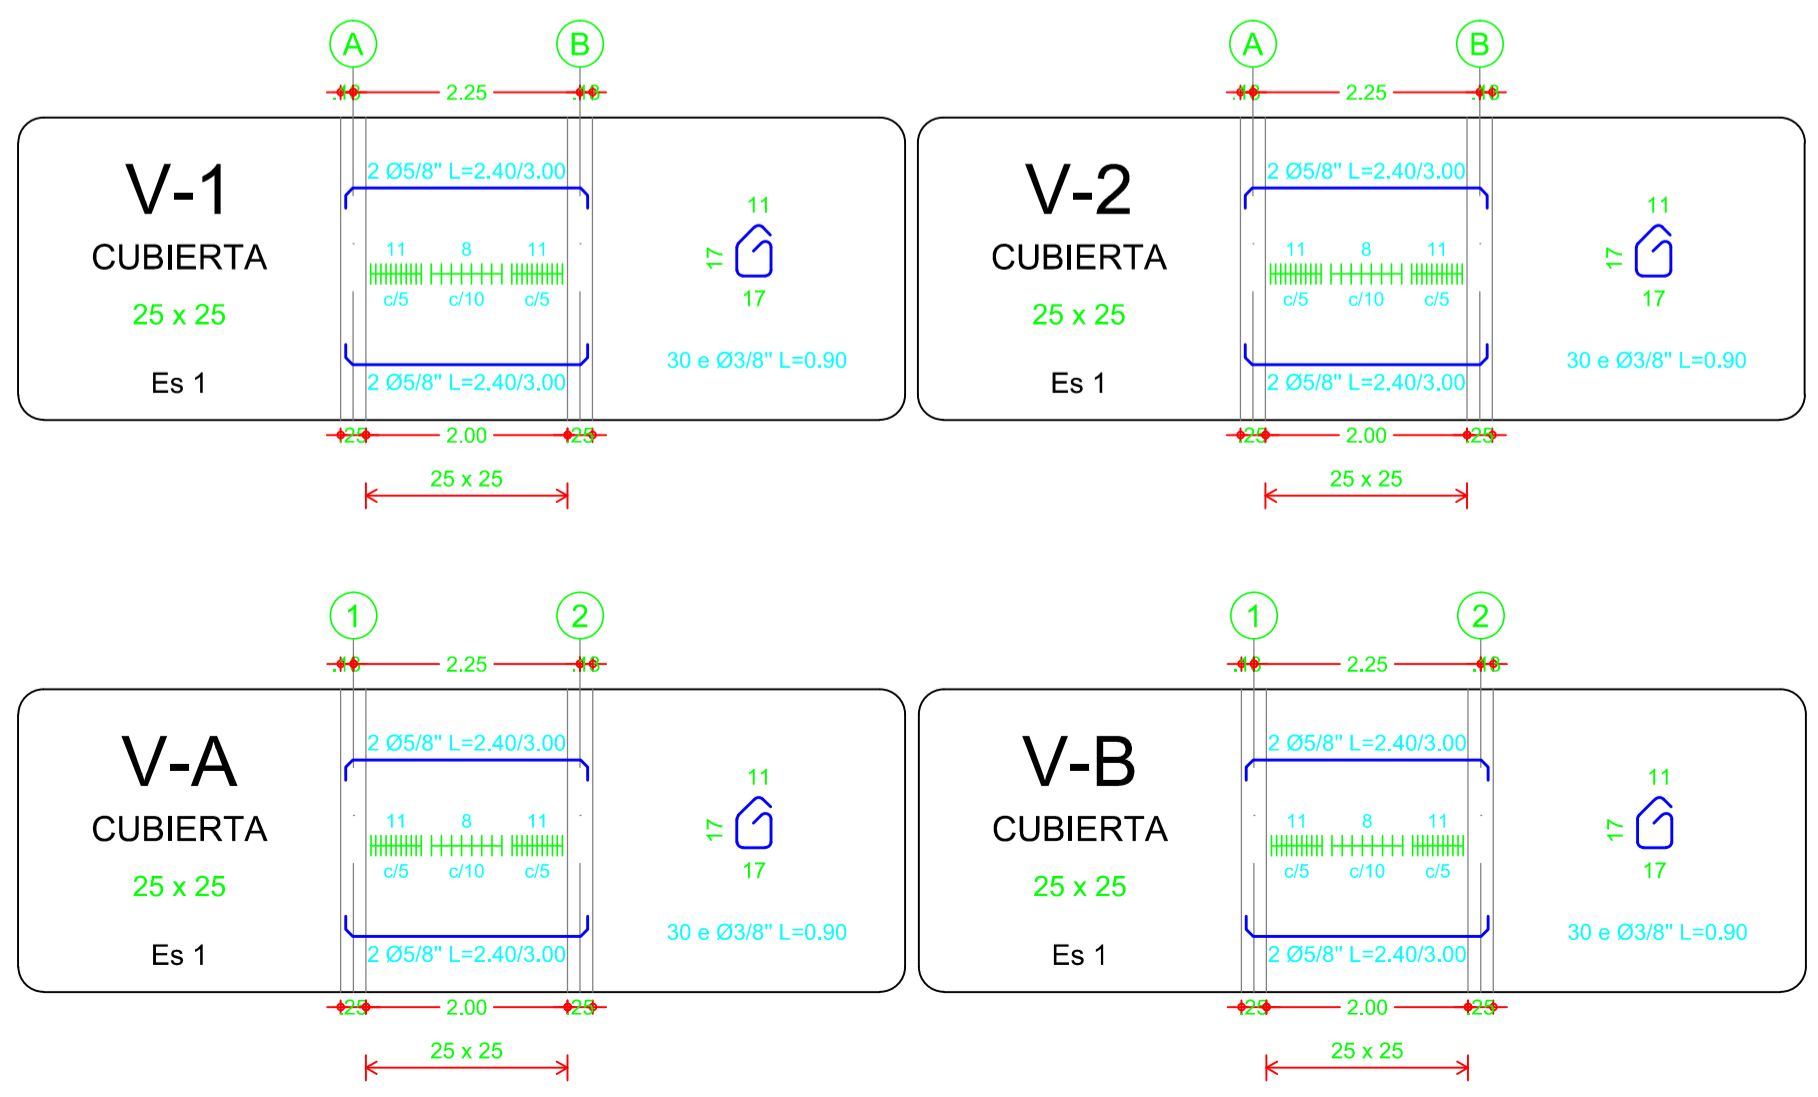

César Villegas López
Ing. César Villegas López
Mat. 05202 - 26325